
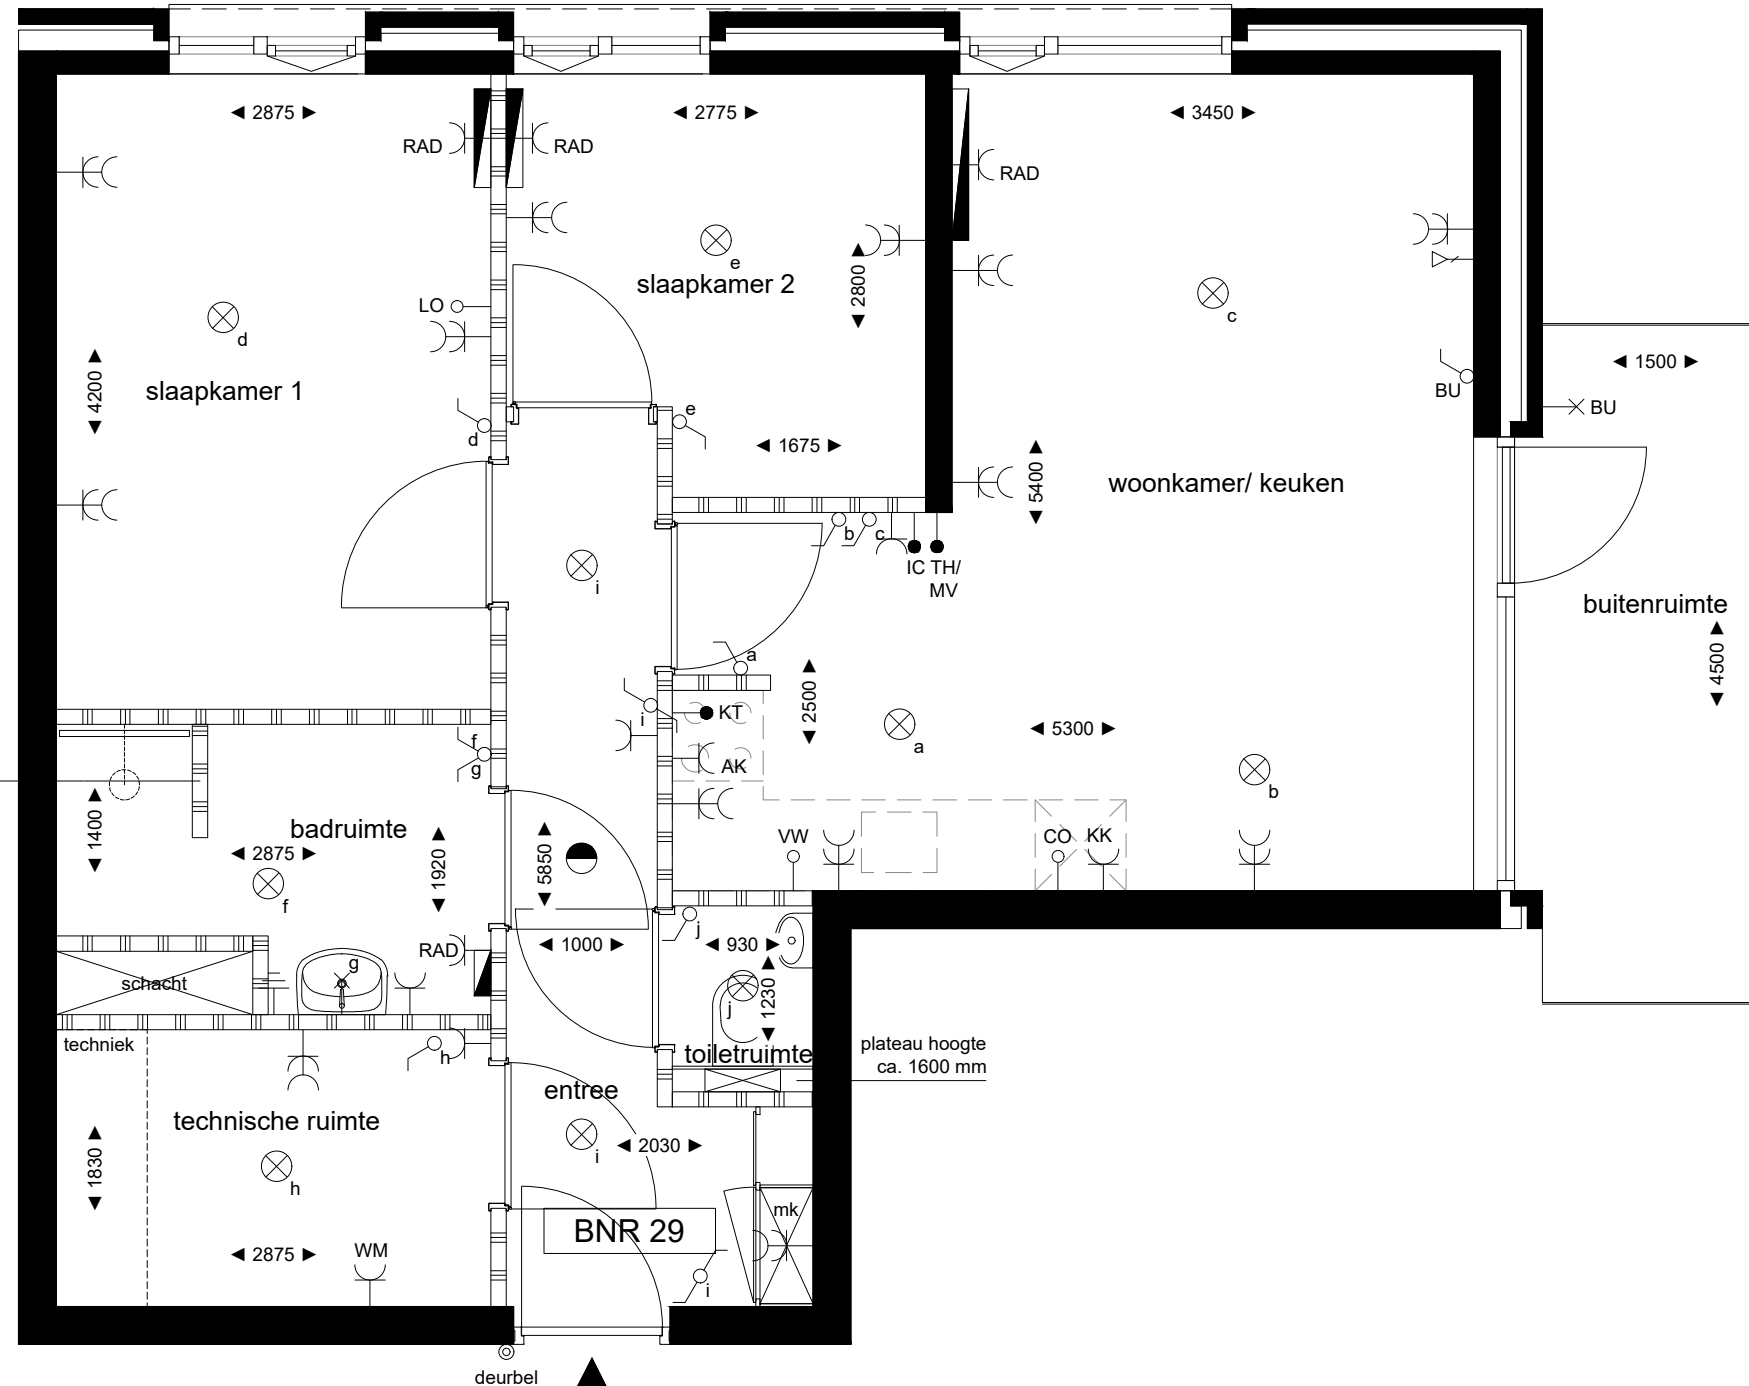


Appartement (BNR) 29

Derde verdieping

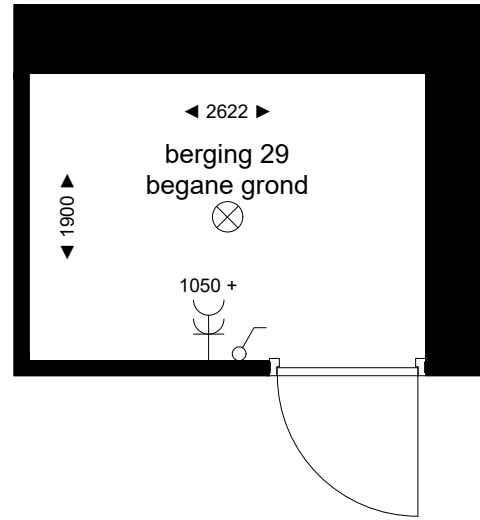

RENVOOI

| | | | |
|--|--|--------|--|
| | gevelsteen | | |
| | dragende binnenwand | | |
| | niet dragende binnenwand | | |
| | entree woning | | |
| | beldrukker | 1200 + | |
| | schakelaar enkel | 1050 + | |
| | schakelaar serie | 1050 + | |
| | schakelaar wissel | 1050 + | |
| | aansluitpunt data | 300 + | |
| | WCD enkel | 1050 + | |
| | WCD dubbel | 300 + | |
| | WCD spatwaterdicht | 300 + | |
| | WCD wasmachine | 1050 + | |
| | loze leiding t.b.v. combi-oven/ magnetron | | |
| | WCD koelkast | | |
| | loze leiding t.b.v. vaatwasmachine | | |
| | centraal antenne inst. | 300 + | |
| | WCD afzuigkap | | |
| | aansluitpunt kooktoestel | | |
| | aansluitpunt onbedraad naar meterkast | 300 + | |
| | bedieningspaneel verwarming en MV/ loos | | |
| | intercom | 1500 + | |
| | aansluiting randaarde | | |
| | lichtpunt plafond buiten met armatuur | | |
| | lichtpunt wand | 1800 + | |
| | lichtpunt wand buiten met armatuur (waterdicht) | 1800 + | |
| | lichtpunt plafond | | |
| | rookmelder | | |
| | hemelwaterafvoer | | |
| | radiator elektrisch | | |
| | WCD radiator | | |

OPMERKINGEN


- Dubbele wandcontactdozen inbouw, tenzij anders aangegeven, dubbele wandcontactdozen gemonteerd in een duo-inbouwdoos (horizontaal).
- Loze leidingen 19 mm voorzien van trekdraad en afgewerkt met blindplaat.
- Hoogte's conform renvooi, tenzij anders aangegeven.
- Mechanische ventilatie: diverse ruimtes voorzien van aan-en afvoerventielen. Aantallen en exacte positie dienen door installateur bepaald te worden.

LOCATIE APPARTEMENT



derde verdieping

BERGINGEN

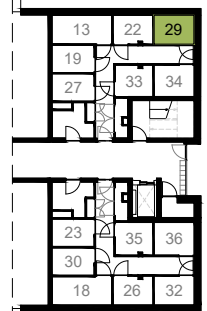

begane grond

MR JAN

project : MR Jan 36 appartementen Eindhoven
 onderwerp : Plattegrond Bouwnummer 29

datum : 18-07-2023
 schaal : 1:50
 werknummer : 3991000
 status : definitief
 gewijzigd : -
 bouwnummer : 29

MR. STIR
 Peter Peters
 Bouwbedrijf
 Peters
 Projectontwikkeling